


PŮDORYS, m. 1:60

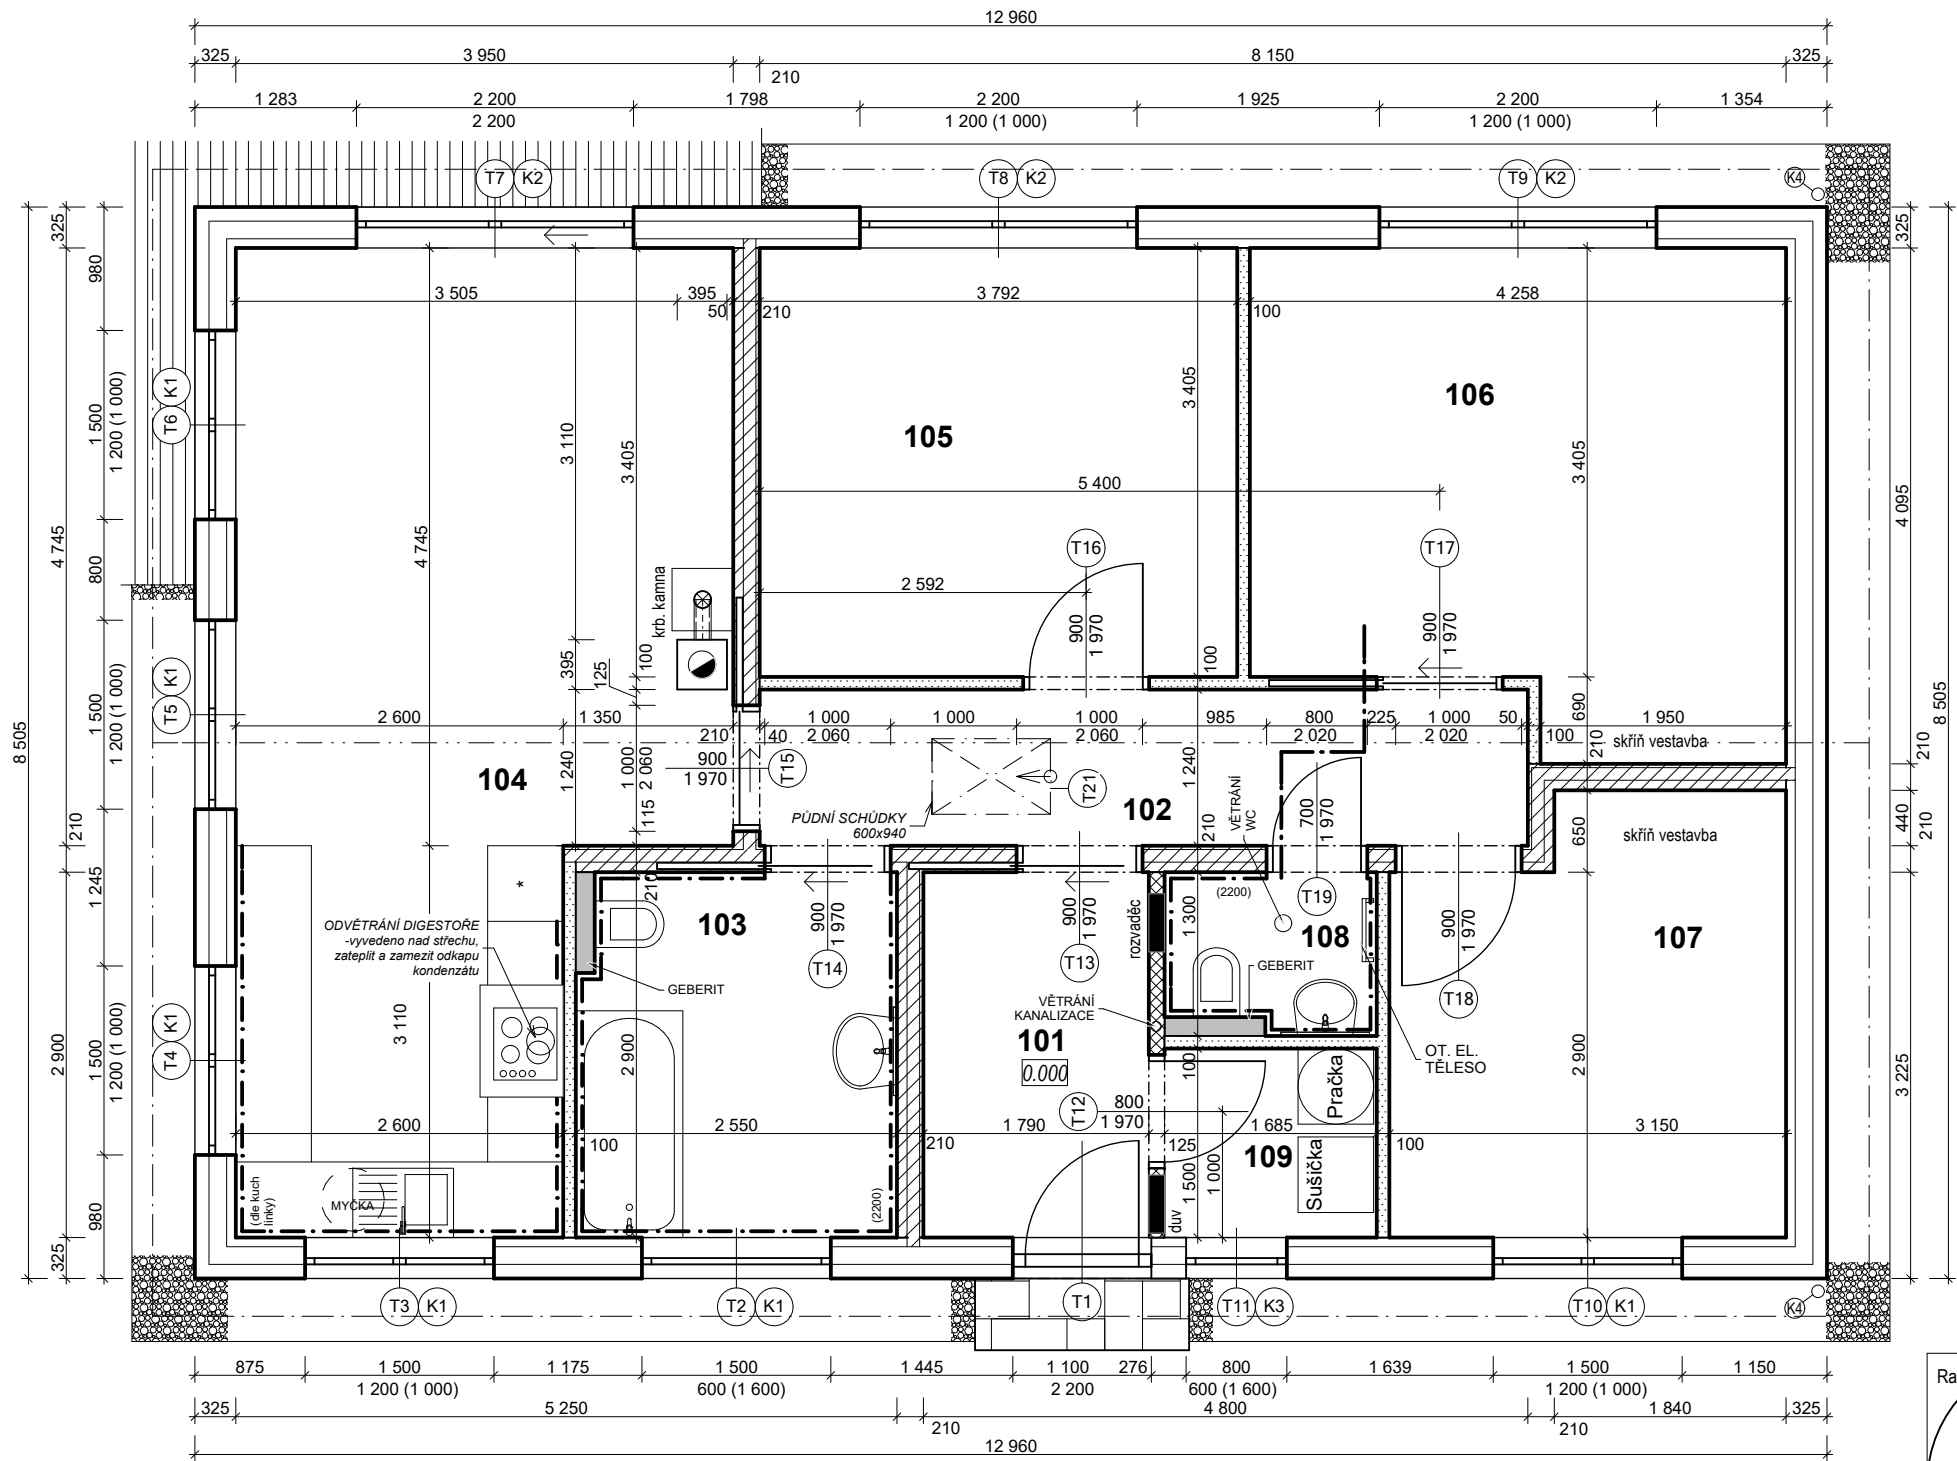

LEGENDA MATERIÁLŮ

- NOSNÁ STĚNA AVANTASYSTEME TL. 325 mm
- FASÁDA STRUKTURA ŠKRÁBANÁ 1,5mm
- (FASÁDNÍ POLYSTYREN TL. 100 mm
- TEP. IZOLACE V RÁMCI DŘEVĚNÉ NOSNÉ KONSTRUKCE TL. 140mm)
- VNITŘNÍ NOSNÁ STĚNA AVANTASYSTEME TL. 210 mm
- VNITŘNÍ SDK PŘÍČKA TL. 100 mm
- VNITŘNÍ SDK PŘÍČKA TL. 125 mm
- ZPEVNĚNÉ PLOCHY
- OKAPOVÝ CHODNÍČEK - KAČÍREK

POZNÁMKY:

- DŮM BUDE VYTÁPĚN ELEKTRICKÝMI PŘÍMOTOPNÝMI RADIÁTORY + ELEKTRICKOU PODLAHOVOU ROHOŽÍ (V KOUPELNĚ BUDE TAKÉ OT. EL. TĚLESO), DOPLŇKOVÝM ZDROJEM BUDE KRBOVÁ VLOŽKA/KAMNA
- KOMÍN JE ŘEŠEN JAKO SYSTÉMOVÝ BETONOVÝ KOMÍN EKO UN1 - PŘÍVOD EXTERNÍHO VZDUCHU POD DESKOU
- OHŘEV TV JE ZAJIŠTOVÁN AKUMULAČNÍM ZÁSOBNÍKEM O OBJEMU 120L
- MATERIÁL A TYP VNITŘNÍCH DVEŘÍ VIZ VÝPIS VNITŘNÍCH DVEŘÍ, MATERIÁL A TYP ZÁRUBNÍ A PŘECHODOVÝCH LIŠT BUDE SPECIFIKOVÁN INVESTOREM.
- OKNA A DVEŘE BUDOU PLASTOVÁ, BÍLÁ/ BÍLÁ

TABULKA MÍSTNOSTÍ

OZN.	ÚČEL MÍSTNOSTI	PLOCHA	PODLAHOVÁ KRYTINA	SKLADBA	ZVL. ÚPRAVA	POZNÁMKA
101	ZÁDVEŘÍ	5,19	KER. DLAŽBA	S1		
102	CHODBA	7,56	LAMINÁTOVÁ PODLA..	S2		
103	KOUPELNA	7,28	KER. DLAŽBA	S1	KER. OB. v.2200	EL.TOP.KABEL
104	OBYTNÝ PROSTOR	27,15	LAMINÁTOVÁ PODLA..	S2	NESP. PODLAHA	EL.TOP.KABEL
105	OBYTNÝ PROSTOR	27,15	LAMINÁTOVÁ PODLA..	S2		EL.TOP.KABEL
106	LOŽNICE	16,17	LAMINÁTOVÁ PODLA..	S2		
107	POKOJ	10,31	LAMINÁTOVÁ PODLA..	S2		
108	WC	2,19	KER. DLAŽBA	S1	KER. OB. v.2200	
109	TECH. M.	2,53	KER. DLAŽBA	S1		

Raz.:

Poznámky :

±0,000 = 423,240 m.n.m. SOUŘADNICOVÝ SYSTÉM JTSK / VÝŠKOVÝ SYSTÉM B.p.v.

Zodpovědný projektant :

Ing. arch. Petr Vala

Vypracoval :

Ing. Jan Bureš

Projektant :

Avanta Systeme spol. s r.o., Horova 62, 616 00 Brno

Majitel pozemku : Městys Libice nad Doubravou

Investor : manželé Městečtí, Čachotín 76, 583 01 Čachotín

Akce : NOVOSTAVBA RD LIBICE NAD DOUBRAVOU

na parcele 2155, k. ú. Libice nad Doubravou, obec Libice nad Doubravou, okres Havlíčkův Brod

DOKUMENTACE PRO ÚZEMNÍ SOUHLAS A OHLÁŠENÍ STAVBY

Stavební část :

PŮDORYS 1NP

Datum :

18.9.2017

Měřítko :

1:60

Formát :

A3

Číslo výkresu :

03

Číslo paré :

Avanta Systeme

MONTOVANÝ SYSTÉM DŘEVOSTAVEB

Avanta Systeme, s.r.o., Horova 62, Brno

www.avanta.cz, tel.: 541 240 525